


绿港·金阳产业城（一期）永久用电工程（项目编号： GXNNZC2021-G2-1150-XYGC）投标疑问回复书

各投标人：


有潜在投标人递交关于绿港·金阳产业城（一期）永久用电工程（招标项目编号：GXNNZC2021-G2-1150-XYGC）招标图纸、清单的投标疑问，我单位已收悉并作如下回复：

1、招标图纸《二、金阳产业城宿舍区 1-2 号专变高压外线及管道图》中，图号为PW-2021-S-PW-01039-B-24的<10/0.4kV 电缆管道平面走向示意图-改 1>中新建#2 电缆井为 3 层 4 列行车三通井，清单中未见有相应电缆井的工程量，请核实！

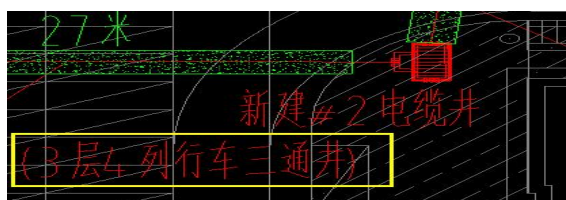

招标单位回复：该部分为金阳产业城项目二期配电部分的电力井，不在本次招标范围，以工程量清单为准。

2、招标图纸《二、金阳产业城宿舍区 1-2 号专变高压外线及管道图》中，图号为PW-2021-S-PW-01039-B-24的<10/0.4kV 电缆管道平面走向示意图-改 1>中新建#2 电缆井为 1 层 2 列行车直线井，清单中未见有相应电缆井的工程量，请核实！

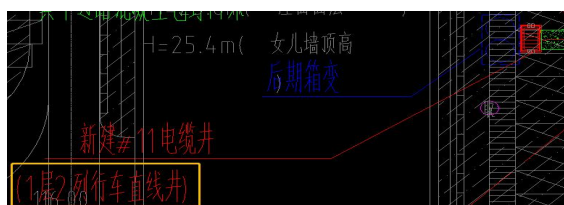

招标单位回复：该部分为金阳产业城项目三期配电部分的电力井，不在本次招

标范围，以工程量清单为准。

3、招标图纸《二、金阳产业城宿舍区 1-2 号专变高压外线及管道图》中，图号为PW-2021-S-PW-01039-B-24的<10/0.4kV 电缆管道平面走向示意图-改 1>中新建#12 电缆井为 1 层 2 列行车转角井，清单中未见有相应电缆井的工程量，请核实！



招标单位回复：该部分属于施工图图框外漏删的部分，不在本次招标范围，具体以工程量清单为准。

4、招标图纸《二、金阳产业城宿舍区 1-2 号专变高压外线及管道图》中，图号为PW-2021-S-PW-01039-B-24的<10/0.4kV 电缆管道平面走向示意图-改 1>中新建#12 电缆井位置不明确，请明确#12 电缆井在图纸中的具体位置。

招标单位回复：该部分属于施工图图框外漏删的部分，不在本次招标范围，具体以工程量清单为准。

5、招标图纸《一、金阳产业城宿舍区 1-2 号电气接线及配套图》中，图号为PW-2021-S-PW-01039-B-05 的<绿港金阳产业城宿舍区 1 号专变接线配置图(二)>中 1AA3 柜至 11#楼弱电间 AL.RD 连接电缆型号为 ZR-YJY-1kV-5*6，清单中未见有相应电缆的工程量，请核实！

电流表	1
10/10	
16.84	
4AA3-3	
ZR-YJY-1kV	
5*6	
11#楼弱电间 AL.RD	

招标单位回复：此部分电缆型号为 WDZ-YJV-5*6，以工程量清单为准。

6、招标清单 1-2 号专变-市政工程中，五、电缆井部分：第 31 项 3 层 3 列行车三通井的工程量为 1 座，我单位核算的工程量为 2 座（#3 井、#7 井），请核实！
招标单位回复：该部分为金阳产业城项目二期配电部分的电力井，不在本次招标范围。

7、招标清单 1-2 号专变-市政工程中，五、电缆井部分：第 33 项低压电缆井的工程量为 16 座，我单位核算的工程量为 4 座，请明确剩余 12 座低压电缆井在图纸中的具体位置。

招标单位回复：其余低压电缆井详见“一期室外动力总平面图”中低压部分。

8、招标清单 1-2 号专变-高压工程中，二、高压电缆-总平部分：第 45 项电缆保护管 C-PVC ϕ 167*8.5mm 的工程量为 2319.00m，我单位核算的工程量为 2688.00m，请核实！

招标单位回复：有部分电缆管为金阳产业城项目二、三期配电部分服务，不在本次招标范围，工程量以工程量清单为准。

9、招标图纸《三、金阳产业城 1-3 号专变高压外线及管道图》中，图号为 PW-2021-S-PW-01039-A-35 的<10/0.4kV 电缆管道平面走向示意图>中新建#8 电缆井为 1 层 3 列行车直线井，清单中未见有相应电缆井的工程量，请核实！



招标单位回复：该部分为金阳产业城项目二期配电部分的电力井，不在本次招标范围。


10、招标清单 1-3 号专变-市政工程中，五、电缆井部分：第 120 项 2 层 3 列行车三通井的工程量为 1 座，我单位核算的工程量为 2 座（#1 井、#2 井），请核实！

招标单位回复：详见招标工程量清单第 26、27 项。


11、招标图纸《2022.05.17 电总平面图（一期变更）》中，图号为 DQZ-13a 的〈一期室外动力总平面图〉中新建低压电缆手井的工程量为 18 座，清单中未见有相应电缆井的工程量为，招标图纸中未见该电缆井平面图，请核实！

招标单位回复：详见工程量清单中“低压电缆井 1500mm*1500mm*1380mm(内空)”清单项。

12、招标图纸《2022.05.17 电总平面图（一期变更）》中，图号为 DQZ-13a 的〈一期室外动力总平面图〉中有低室内 0.4KV 高压线路，清单中未见有相应线路的工程量为，请核实！

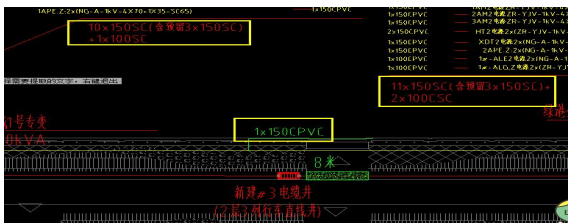

招标单位回复：

 

图纸标注有误，此标注是低压电缆管道

具体以工程量清单为准，详见工程量清单第 56、57、58 项；第 167、168 项。

招标人：南宁嘉通置业有限责任公司

招标代理机构：广西信永工程咨询有限责任公司

日期：2022 年 6 月 1 日